


动力	暖通
电气	电气
给排水	暖通
暖通	结构

序号	图例	名称	安装方式和安装高度
1		温控开关	板底距地面完成面 1300mm
2		壁挂式空调插座(单相三极) 16A	底边距地 2.4米 嵌墙安装

注: 安装高度(未标明默认值)。


返听音箱TS-612F
舞台落地安装
覆盖角度: (H) 80° (V) 60°
功率: 400W
尺寸: 高330×宽575×深450 mm
重量: 20.5Kg

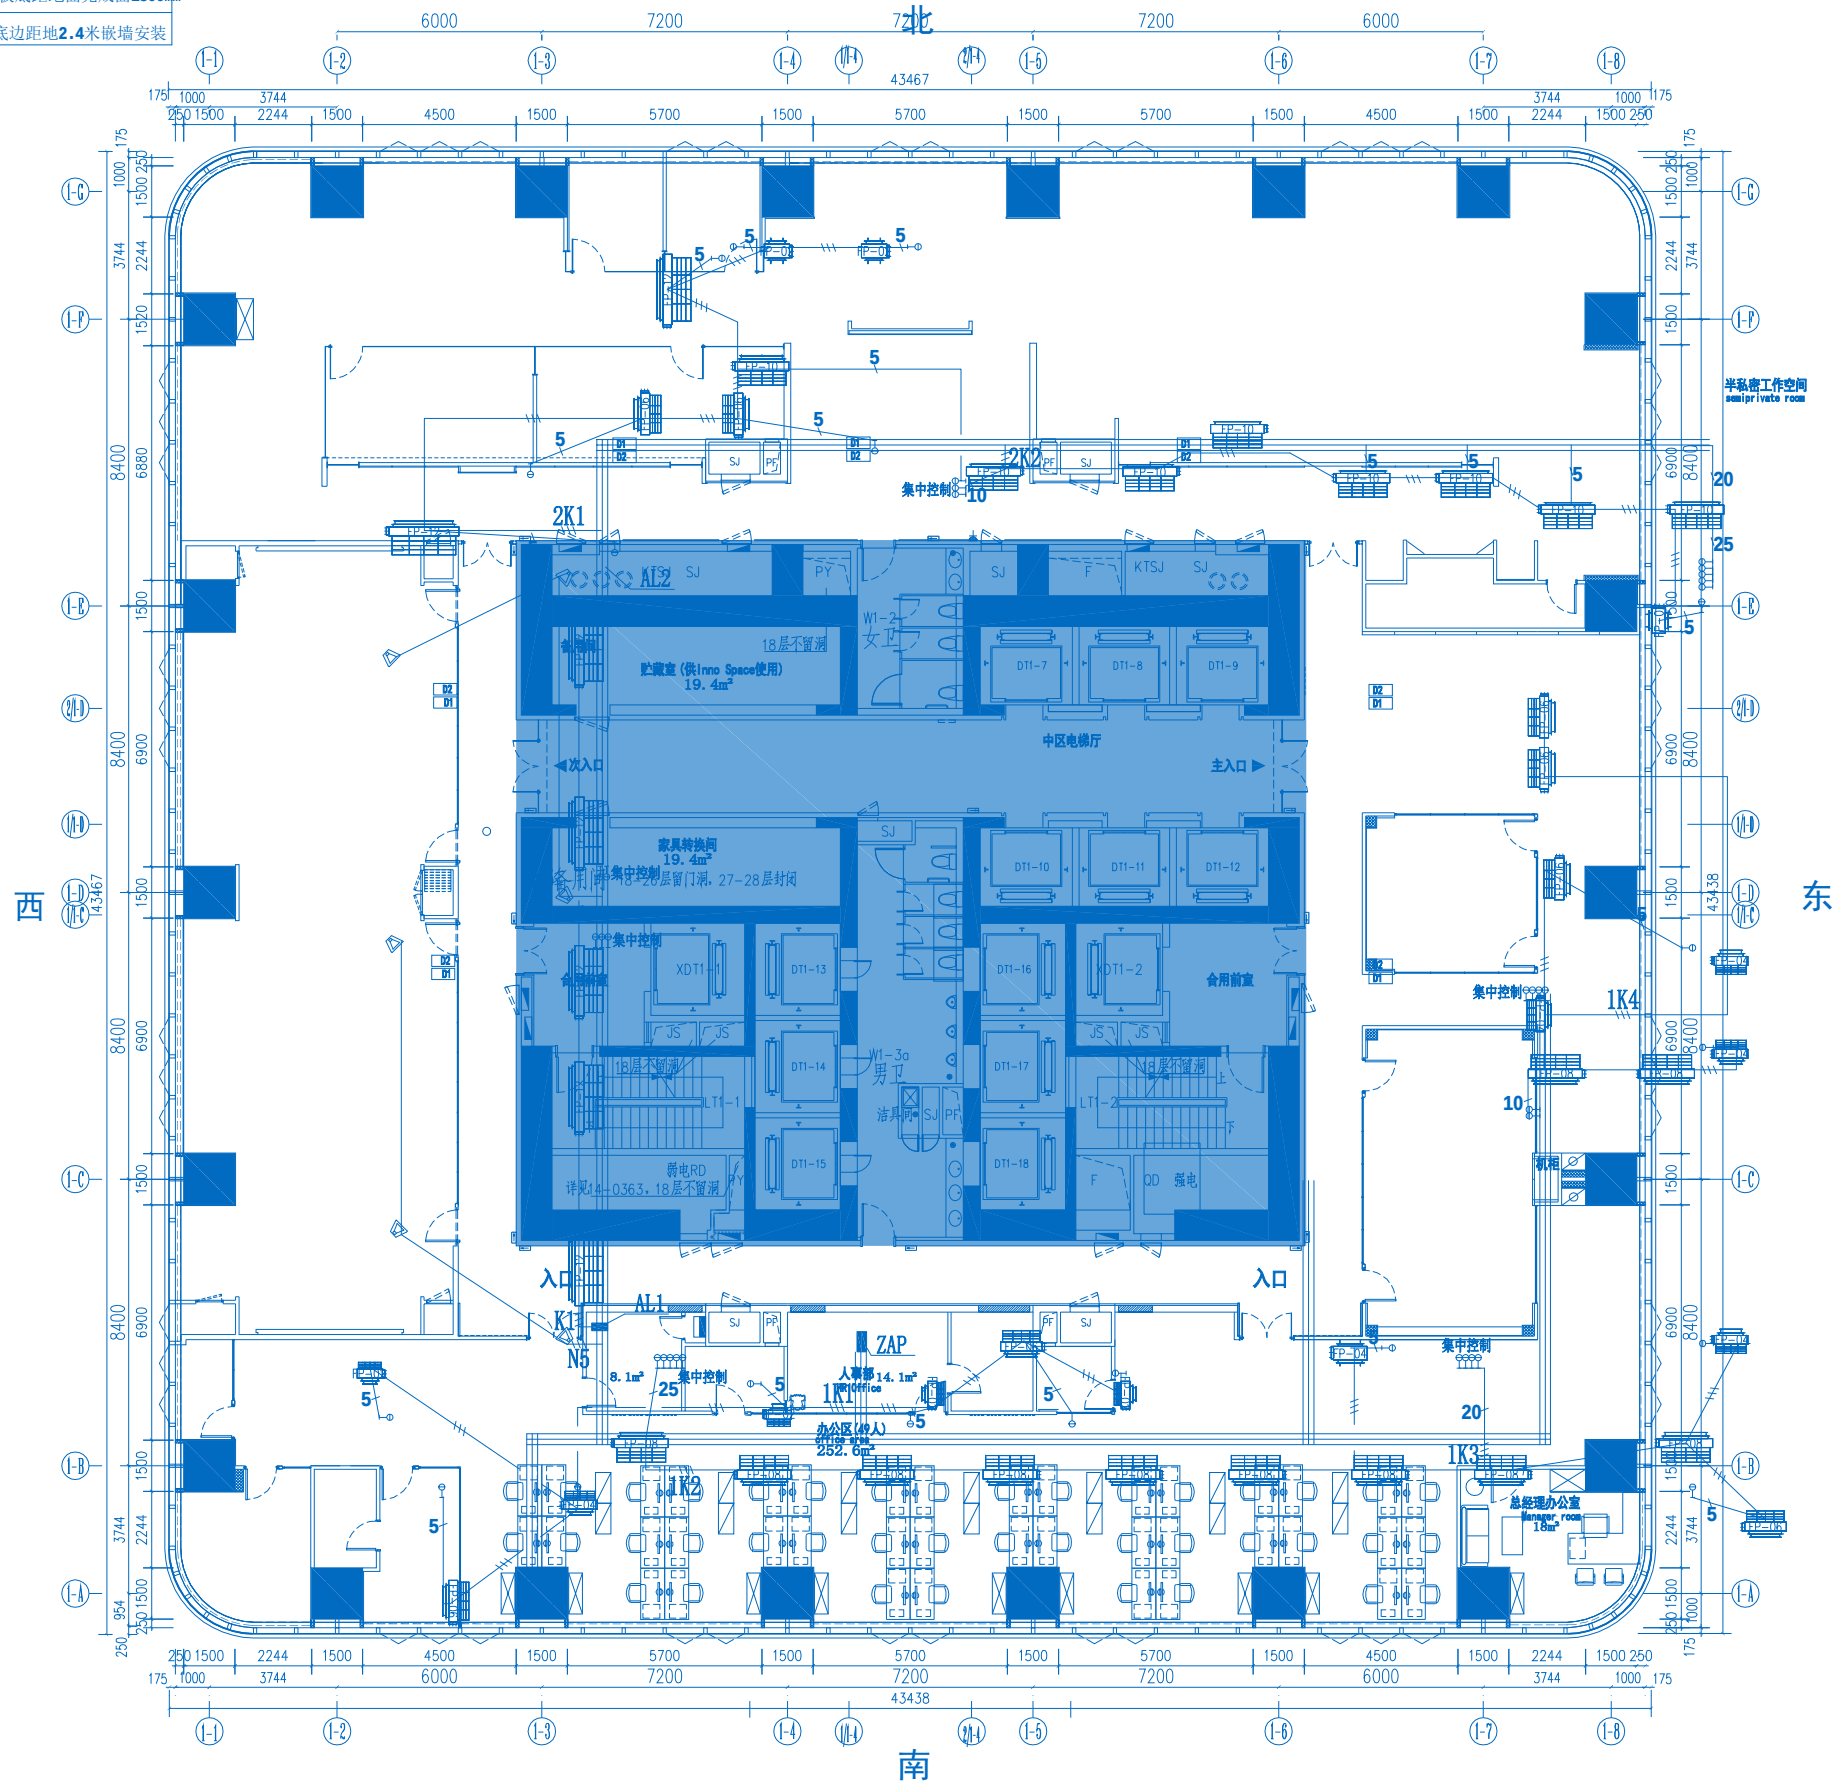

01 FIXTURES AND FURNISHINGS PLAN 空调配电平面图
FF SCALE 1:150

序号	图例	名称	安装方式和安装高度
1		一般插座(单相三, 二线)	底边距地0.35米嵌地安装
2		办公桌插座(单相三, 二线)	办公家具配套完成
3		挂壁电视插座(单相三, 二线)	底边距地1.6米嵌墙安装
4		冰霜插座(单相三, 二线)	底边距地1.3米嵌墙安装
5		防水插座(单相三, 二线)	底边距地1.2米嵌墙安装
6		地面插座(单相三, 二线)	地面安装
7		预留电源	墙面安装
8		地面预留接线盒	地面安装
9			


注: 安装高度(未标明默认值)。

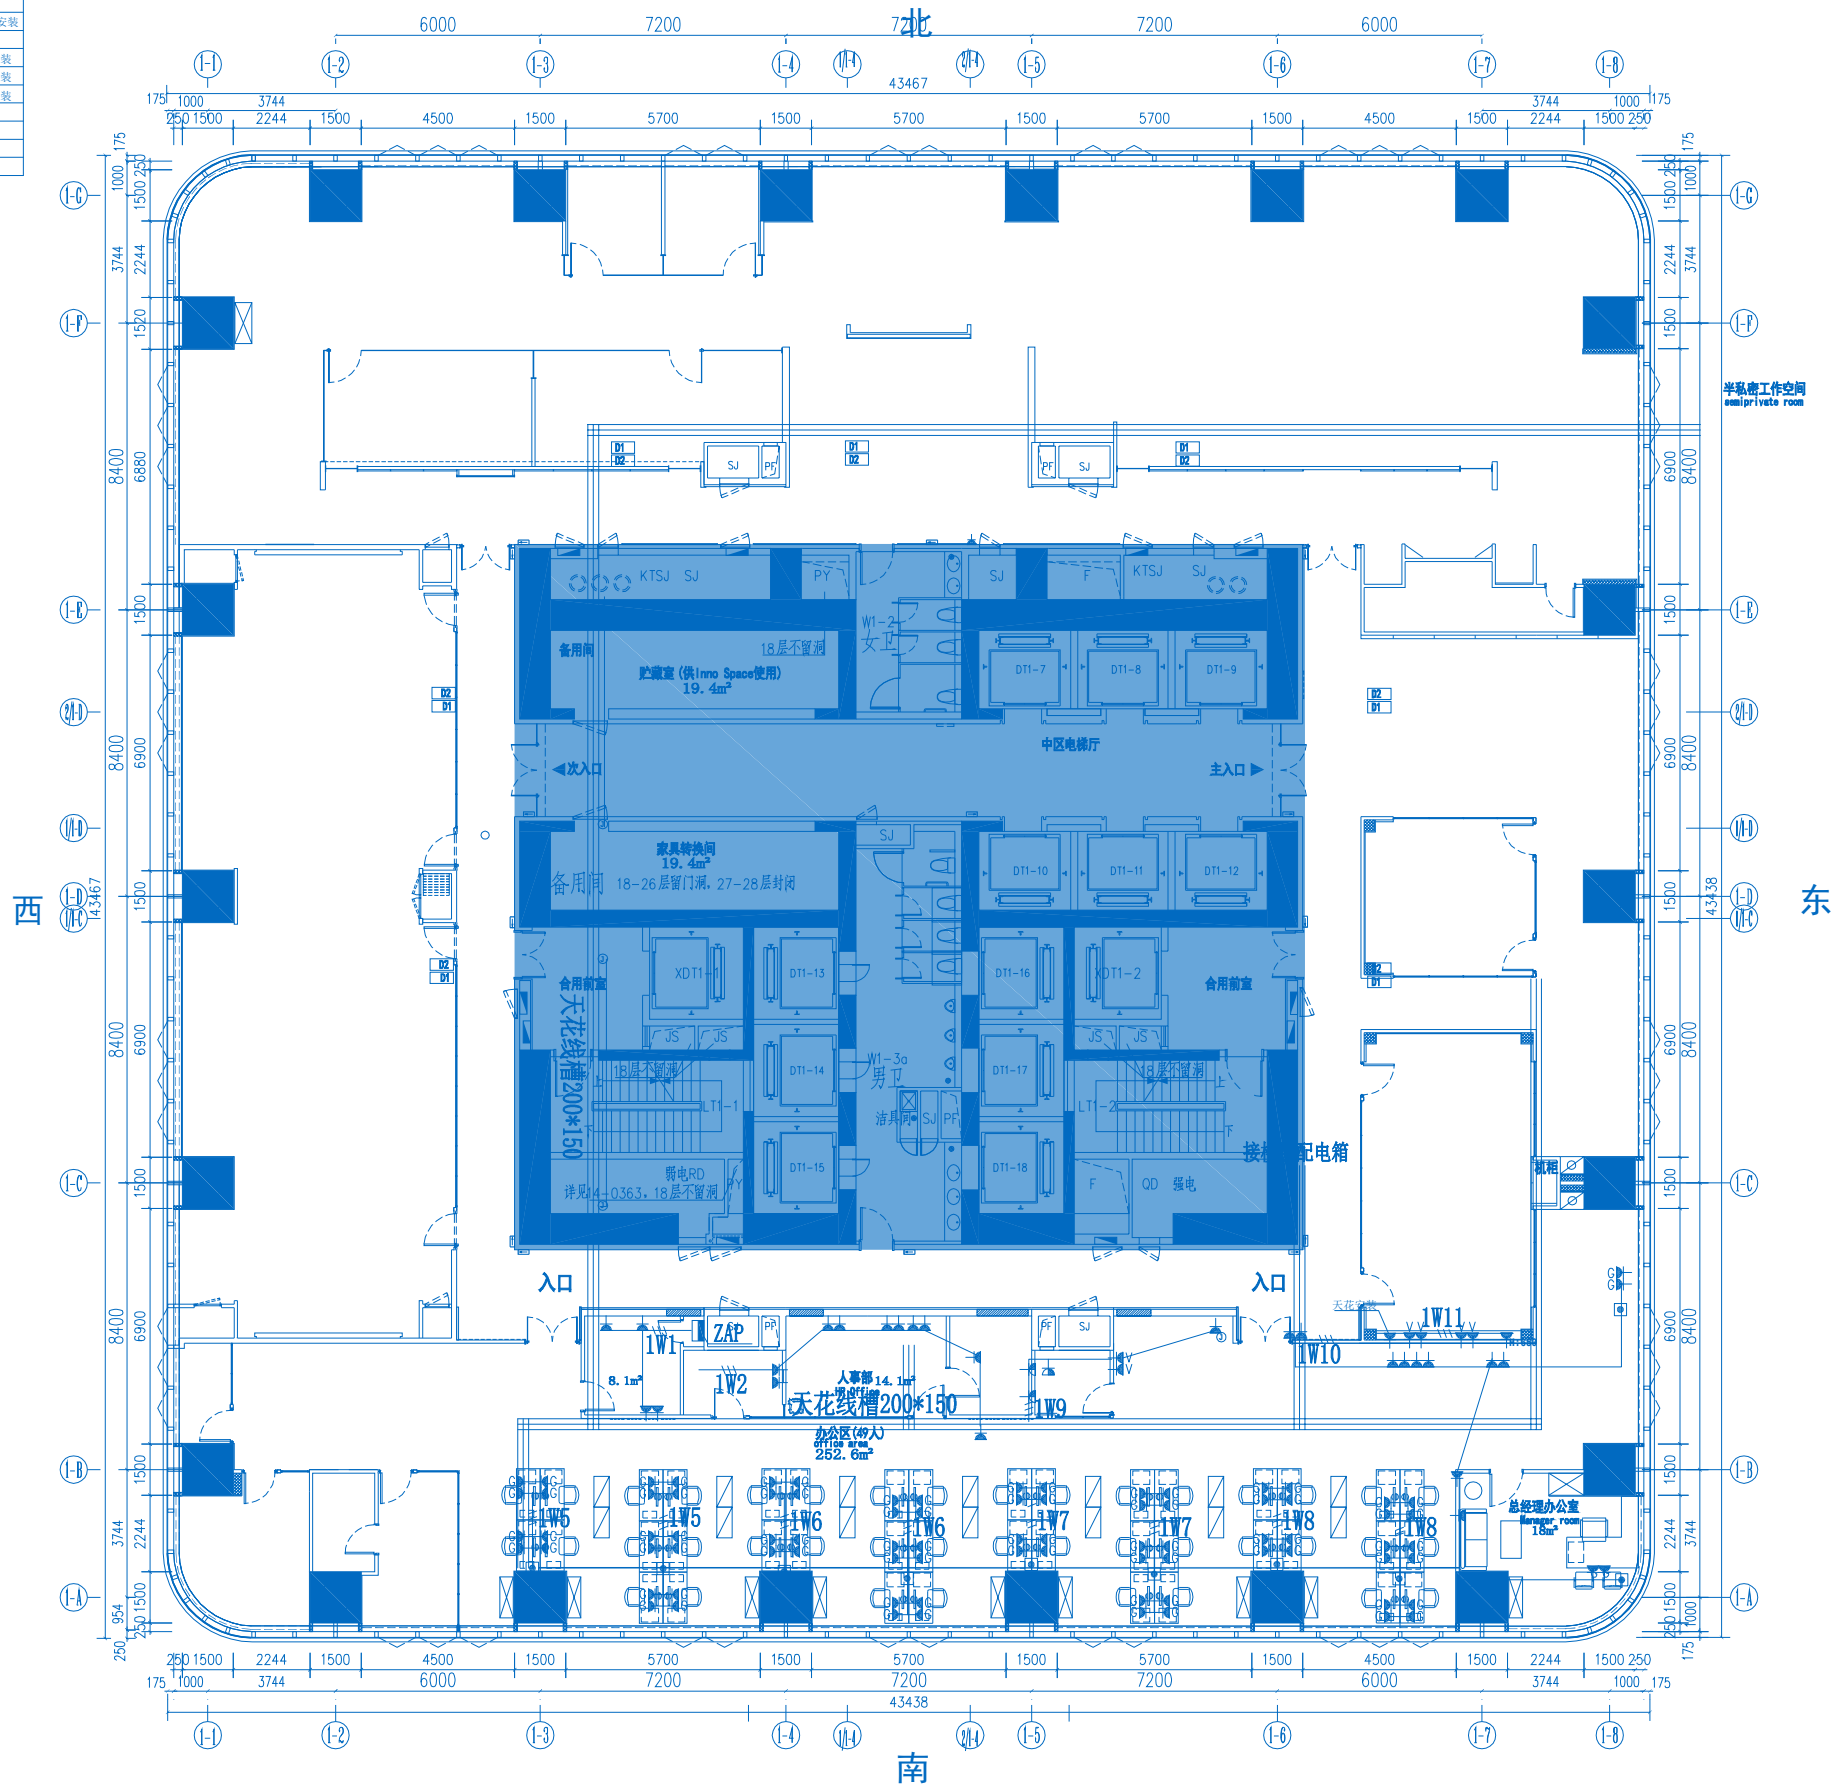

01 FIXTURES AND FURNISHINGS PLAN
FF SCALE 1:150 插座配电平面图

序号	图例	名称	安装高度(未标明默认值)
1		单控一联开关	板底距地面完成面1300mm
2		单控n联开关 n=2,3	板底距地面完成面1300mm
3		两位单控n联开关 n=4,6	板底距地面完成面1300mm
4		双控一联开关	板底距地面完成面1300mm
5		红外感应开关	天花内安装

备注: 带“E”灯具为自带切换开关, 带蓄电池应急灯(正常照明应急照明两用灯)

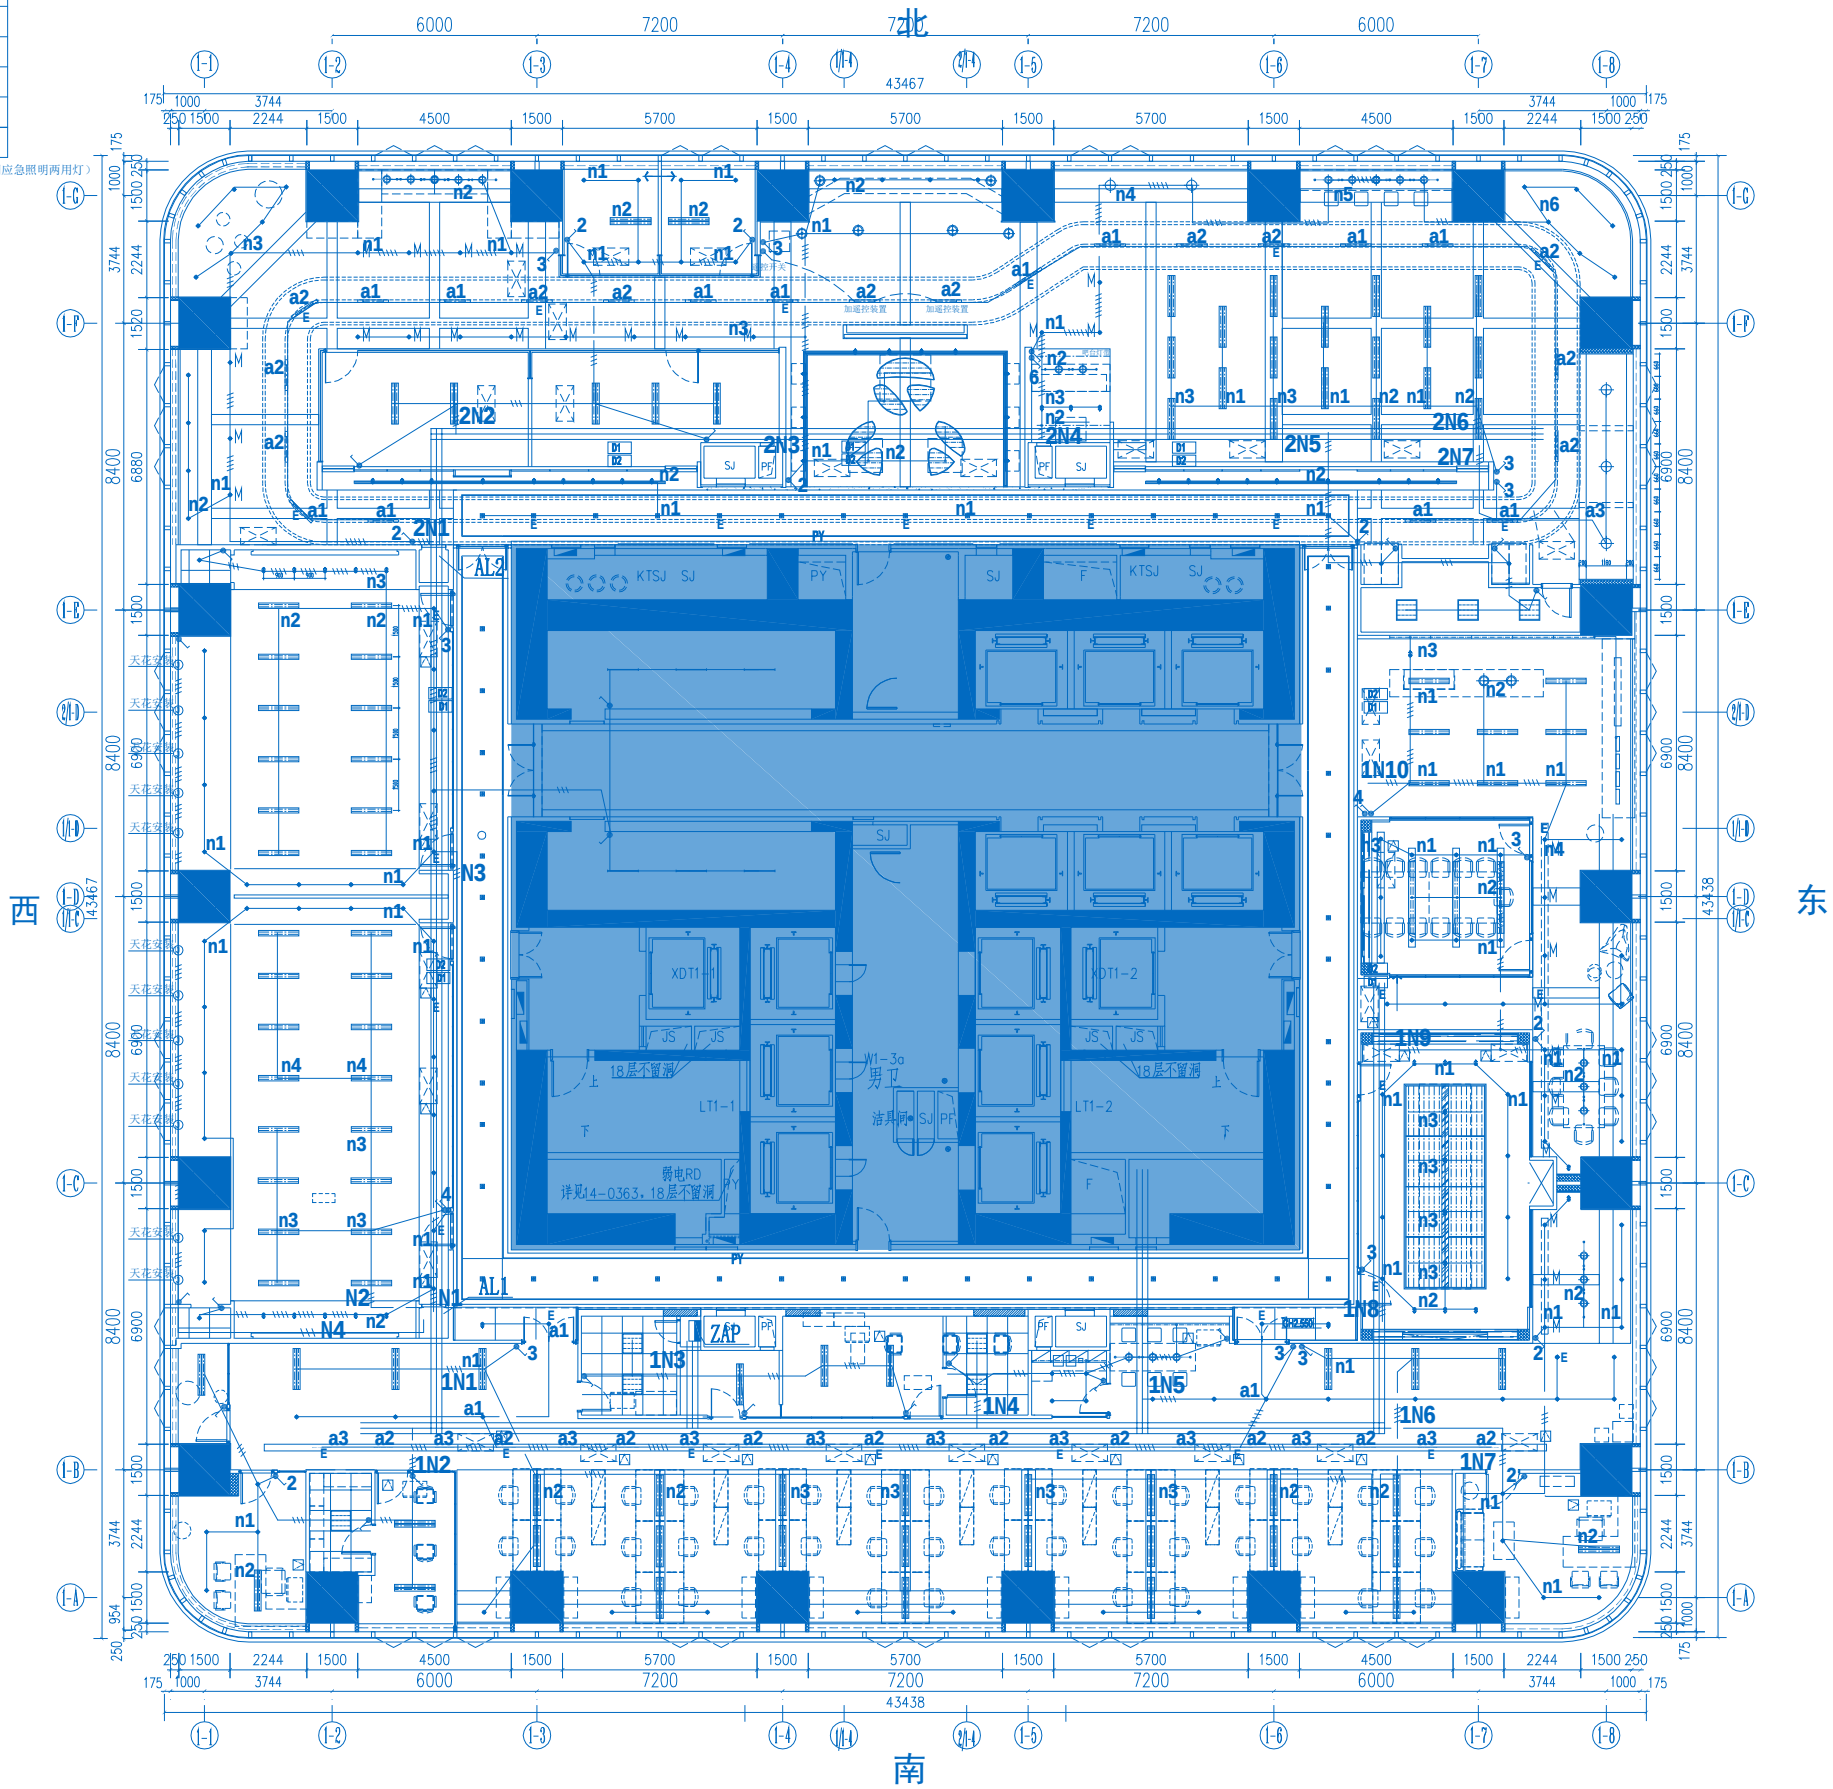


01 REFLECTED CEILING PLAN 照明配电平面图
RC SCALE 1:150


动力	校工
电气	电气
给排水	暖通
建筑	结构

序号	图例	名称	安装高度(未标明默认值)
1		安全出口指示灯	安装在门上方
2		疏散指示灯	板底距地面完成面400mm
3		疏散指示灯	天花吊装

备注：指示灯为自带蓄电池。
备注：带“E”灯具为自带切换开关，带蓄电池应急灯（正常照明应急照明两用灯）

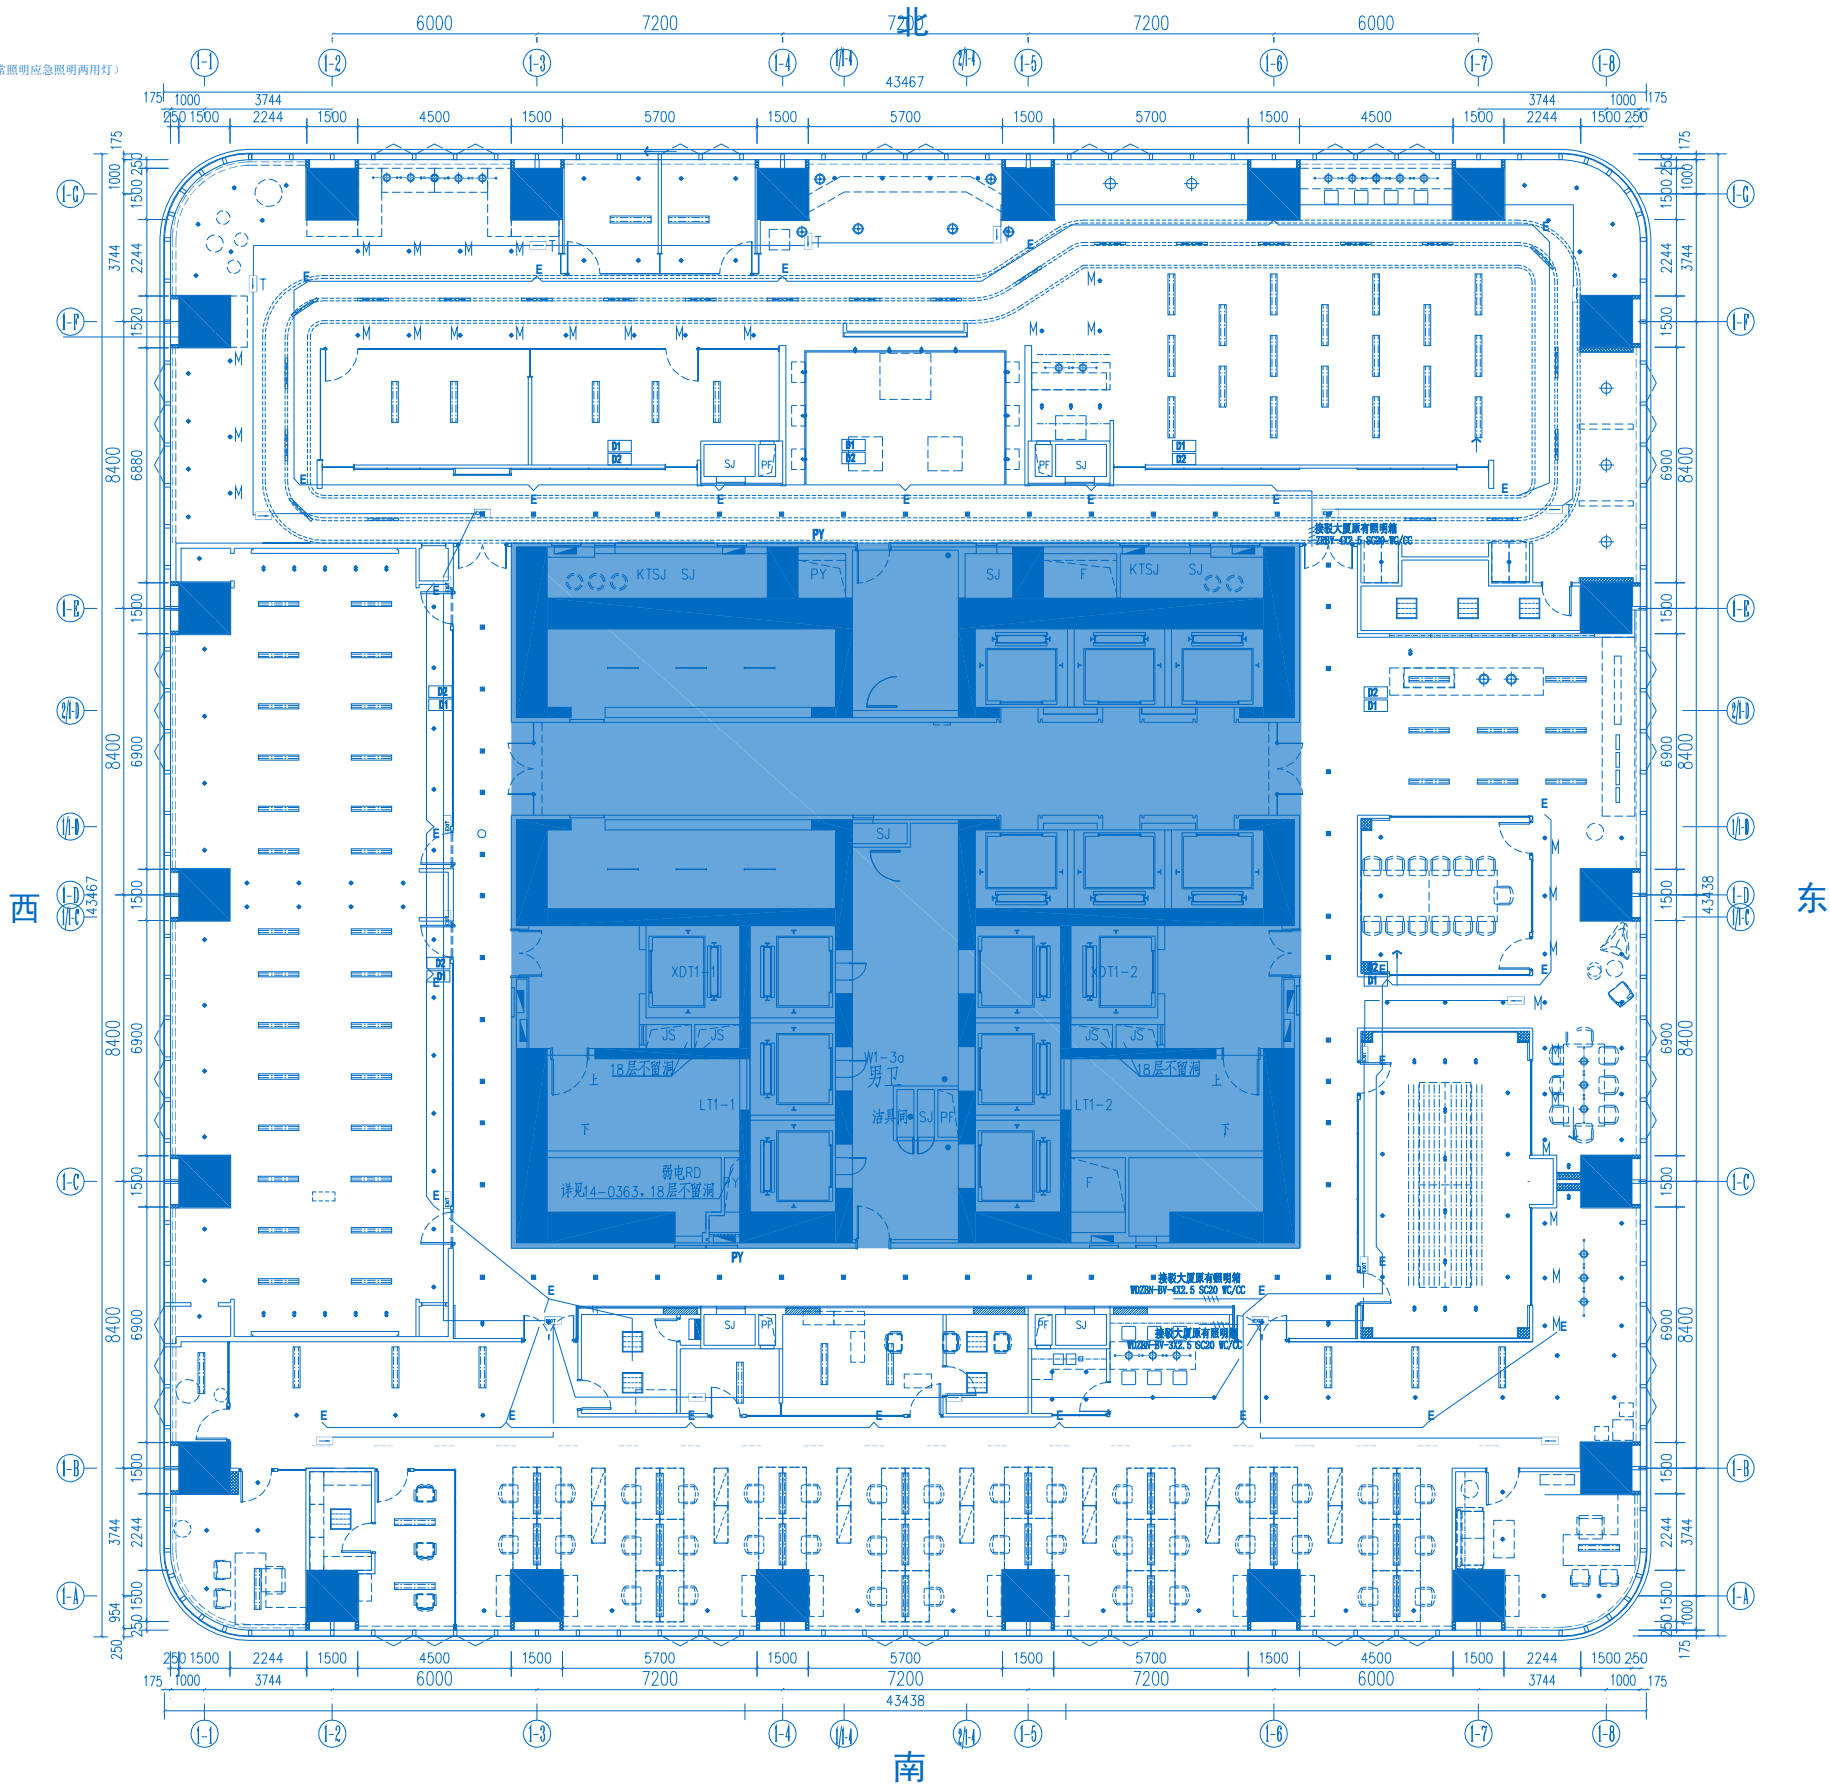

01 REFLECTED CEILING PLAN 应急照明配电平面图
RC SCALE 1:150

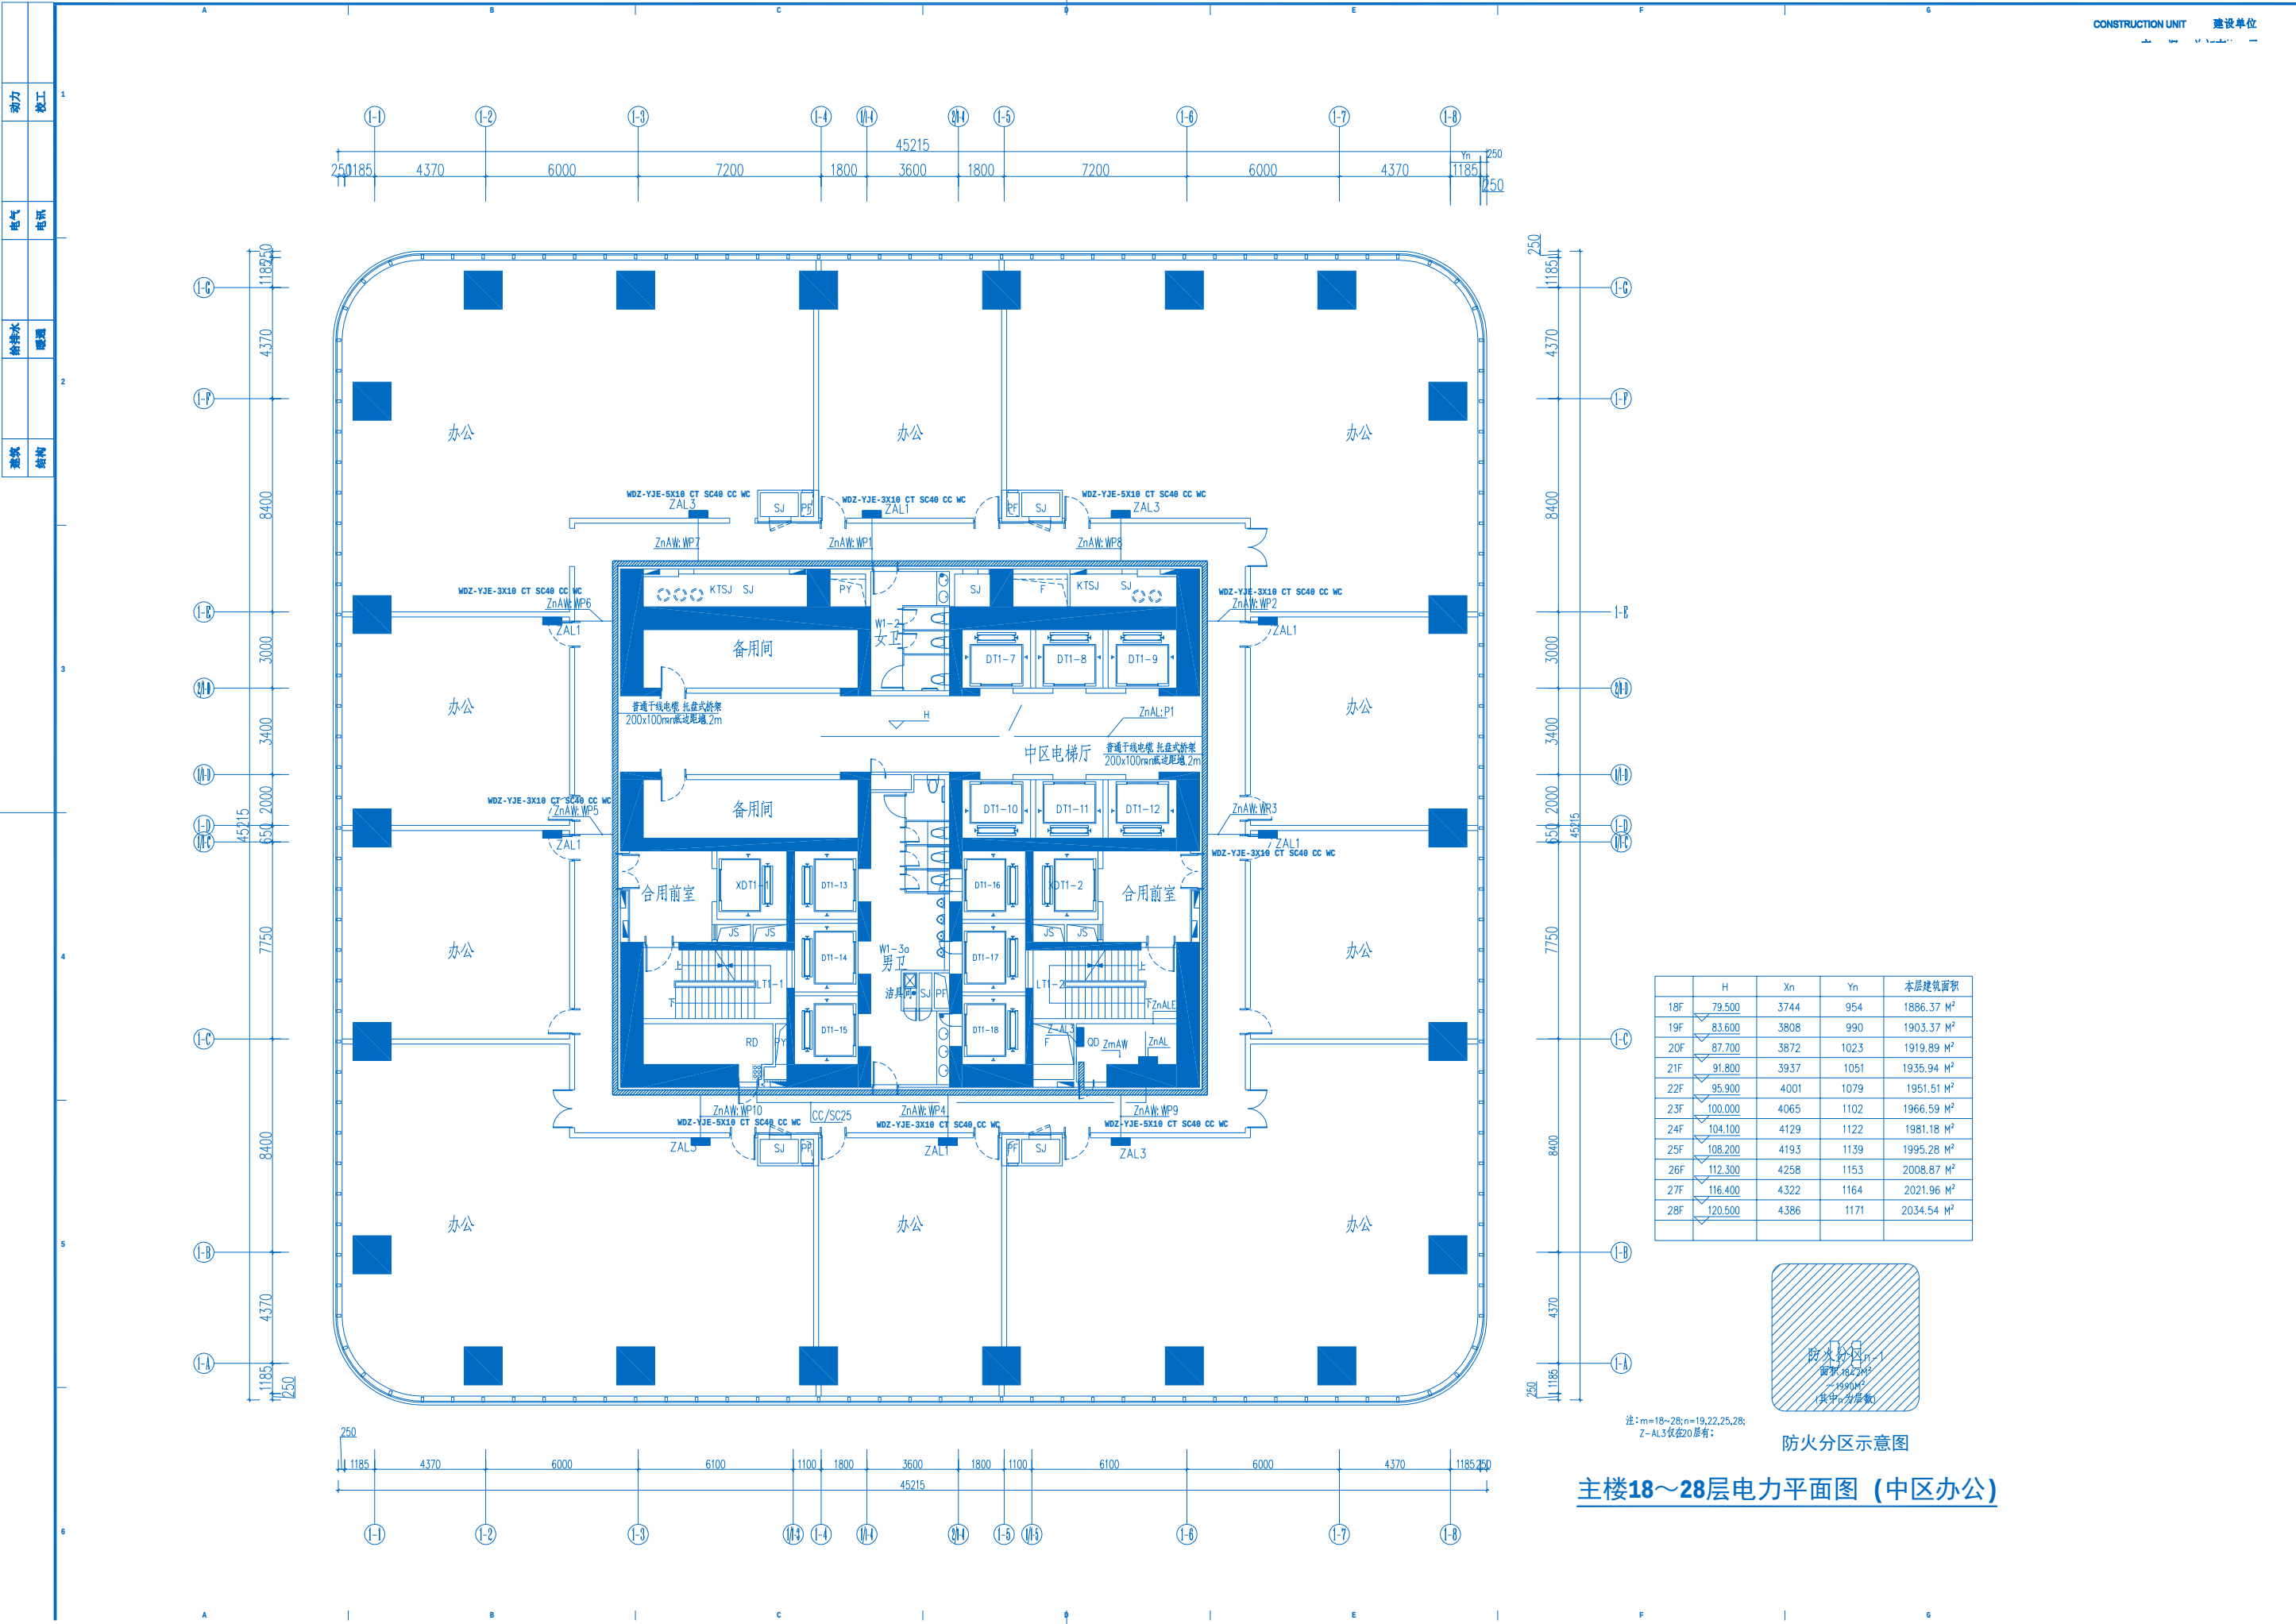

	H	Xn	Yn	本层建筑面积
18F	79.500	3744	954	1886.37 M ²
19F	83.600	3808	990	1903.37 M ²
20F	87.700	3872	1023	1919.89 M ²
21F	91.800	3937	1051	1935.94 M ²
22F	95.900	4001	1079	1951.51 M ²
23F	100.000	4065	1102	1966.59 M ²
24F	104.100	4129	1122	1981.18 M ²
25F	108.200	4193	1139	1995.28 M ²
26F	112.300	4258	1153	2008.87 M ²
27F	116.400	4322	1164	2021.96 M ²
28F	120.500	4386	1171	2034.54 M ²



注: m=18~28; n=19, 22, 25, 28;
Z-AL3 仅在20层有:

防火分区示意图

主楼18~28层电力平面图 (中区办公)