


暖通	给排水	电气	动力
暖通	给排水	电气	动力

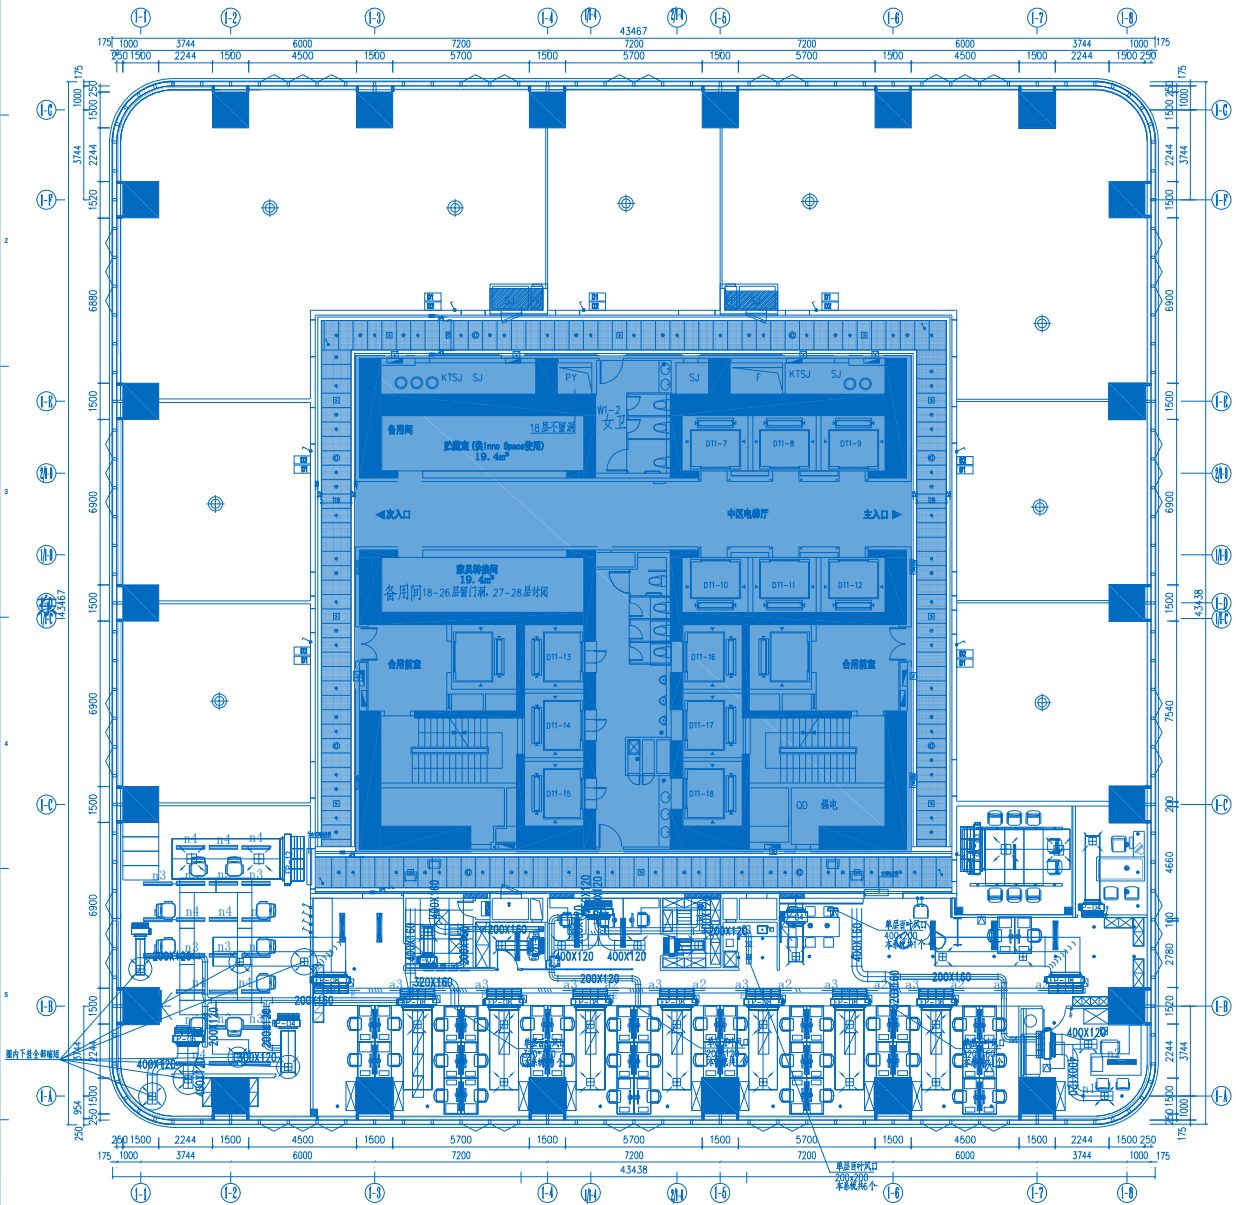


70°
平叫
注:

注: 1.
2.
3.
4.
5.
6.

01 REFLECTED CEILING PLAN 十八层空调风管平面图
RC SCALE 1:150

暖通	给排水	电气	动力
暖通	给排水	电气	动力

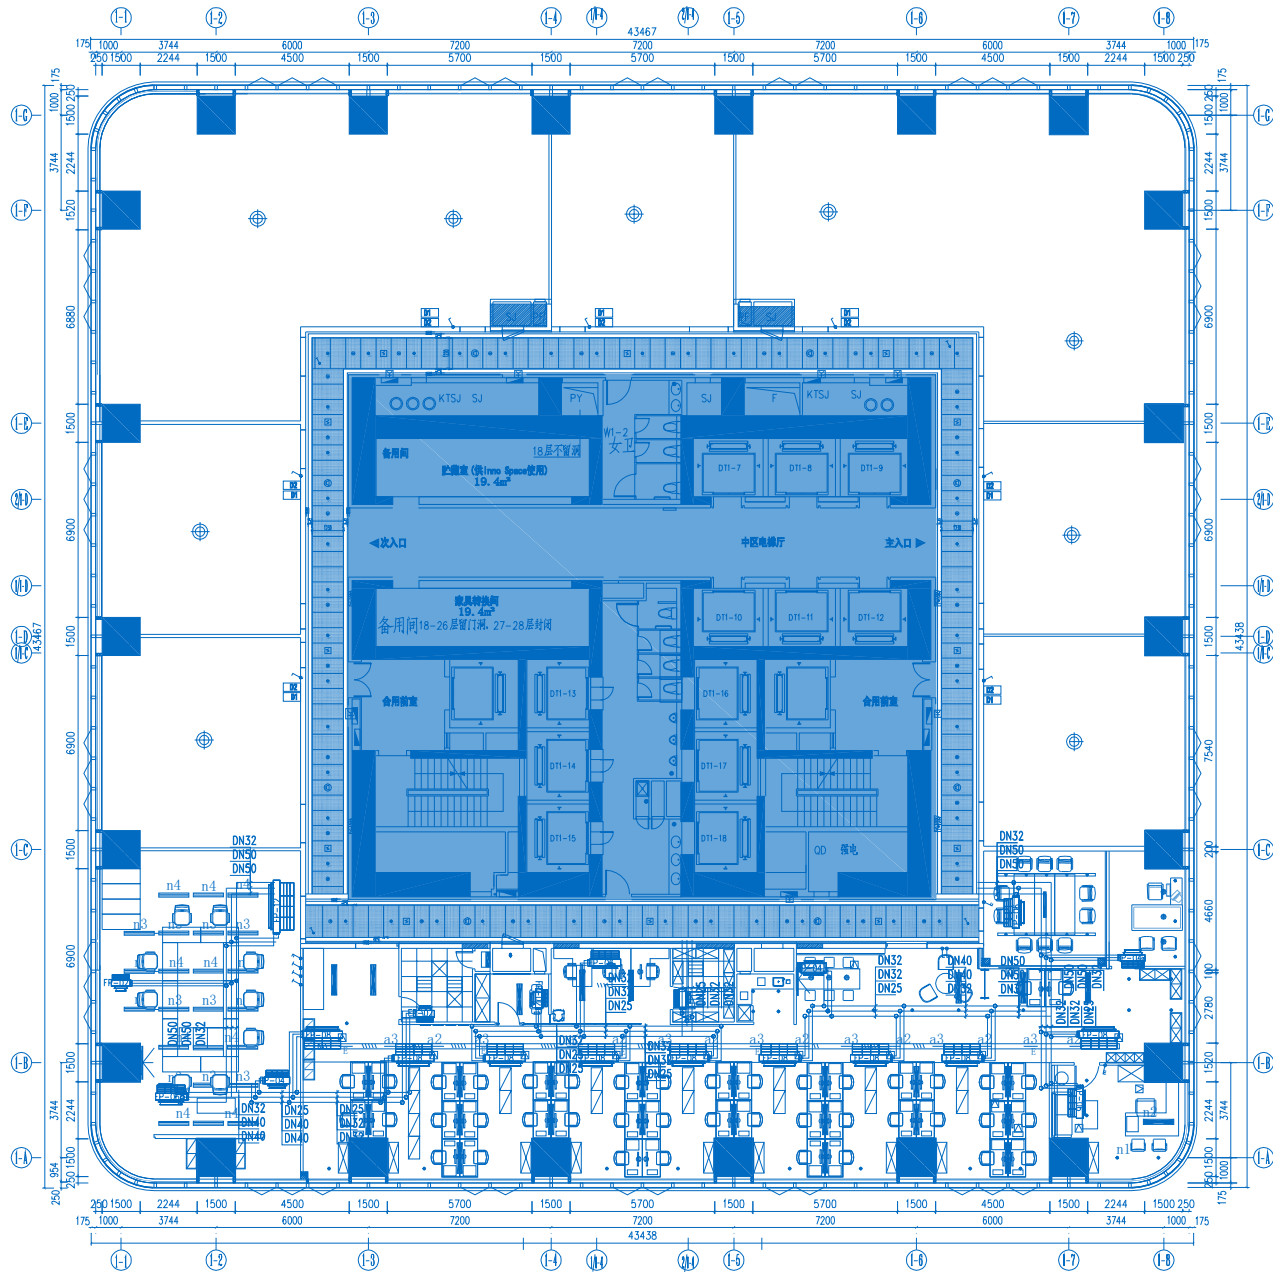

01 FIXTURES AND FURNISHINGS PLAN 十八层空调水管平面图
FF SCALE 1:150

CONSTRUCTION UNIT	建设单位
生产方(深圳)咨询有限公司	
PROJECT TITLE	项目名称
深圳长信金茂大厦 18/F 办公场地	
面积精装修及退租面积还原工程	
DRAWING TITLE	图名
18层空调水管平面图	